



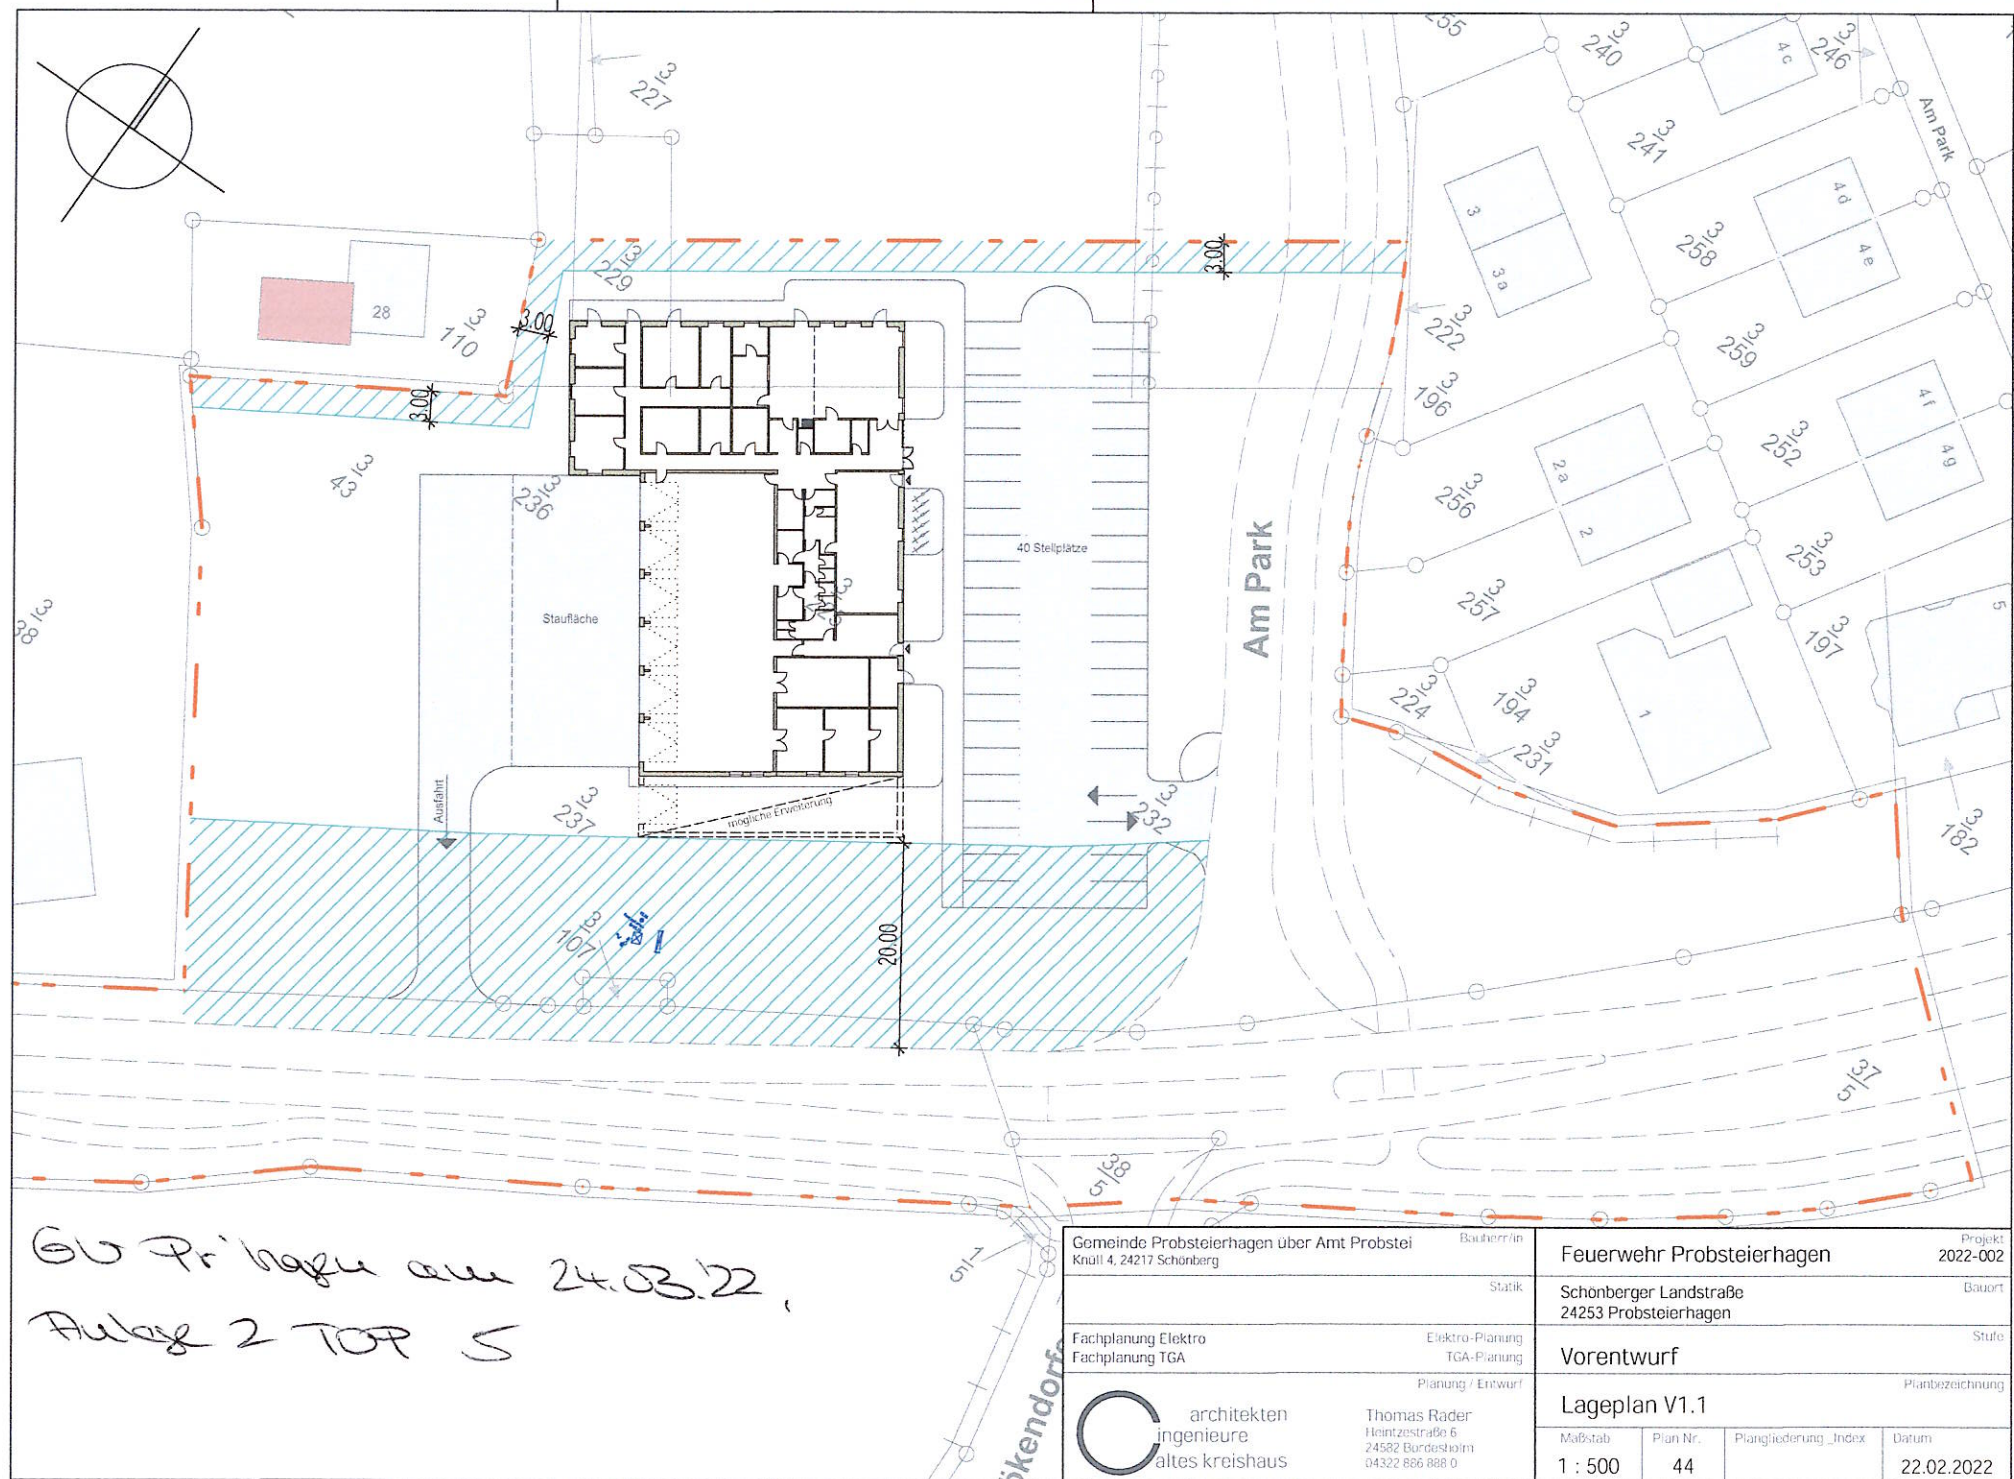

GU Privatreue am 24.03.22
Anlage 2 TOP 5

Gemeinde Probsteierhagen über Amt Probstei Knüll 4, 24217 Schönberg		Baucherr/in		Feuerwehr Probsteierhagen		Projekt 2022-002	
		Statik		Schönberger Landstraße 24253 Probsteierhagen		Bauort	
Fachplanung Elektro Fachplanung TGA		Elektro-Planung TGA-Planung		Vorentwurf		Stufe	
 architekten ingenieure altes kreishaus		Planung / Entwurf Thomas Rader Heintzestraße 6 24582 Bordenheim 04322 886 888 0		Lageplan V1.1			
				Maßstab 1 : 500	Plan Nr. 44	Plangliederung_Index	Datum 22.02.2022

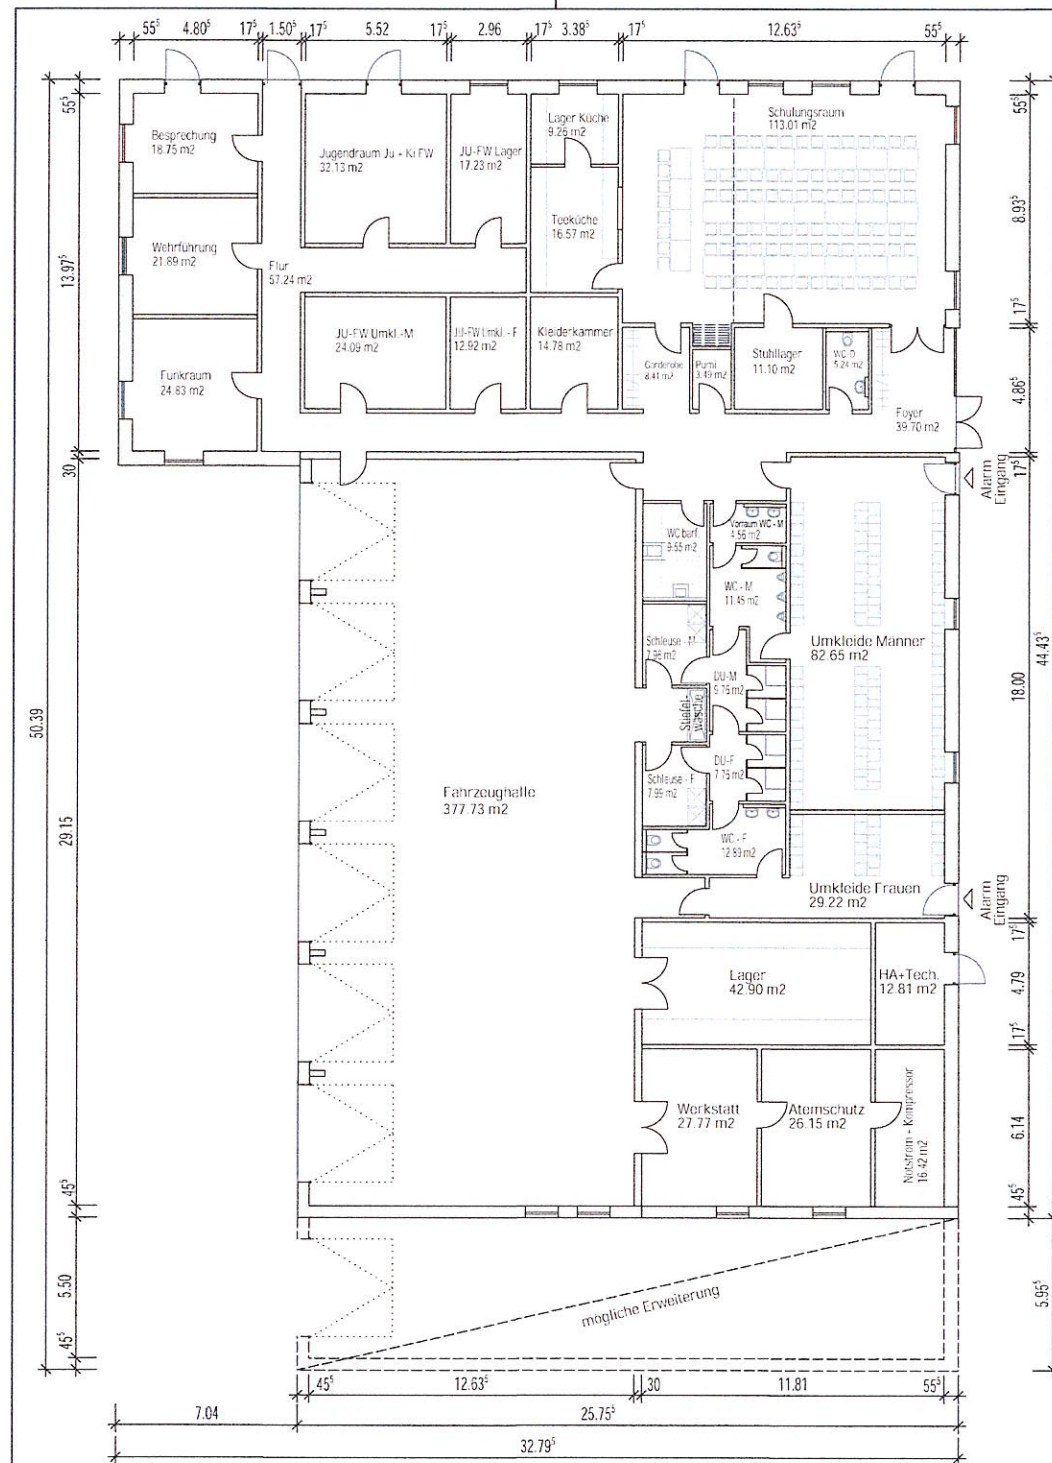


BGF = 1251 m²

Gemeinde Probsteierhagen über Amt Probstei Knuhl 4, 24217 Schönberg	Bauherr/in	Feuerwehr Probsteierhagen			Projekt 2022-002
	Statik	Schonberger Landstraße 24253 Probsteierhagen			Gauort
Fachplanung Elektro Fachplanung TGA	Elektro-Planung TGA-Planung	Vorentwurf			Stufe
	Planung / Entwurf	Grundriss EG V1.1			Planbezeichnung
 architekten ingenieure altes kreishaus	Thomas Rader Hainzstraße 6 24582 Bordesheim 04322 866 888 0	Maßstab	Plan Nr.	Plangliederung_Index	Datum
		1 : 200	45		22.02.2022

H/B = 297 / 420 (0.12m²)


Allplan 2018

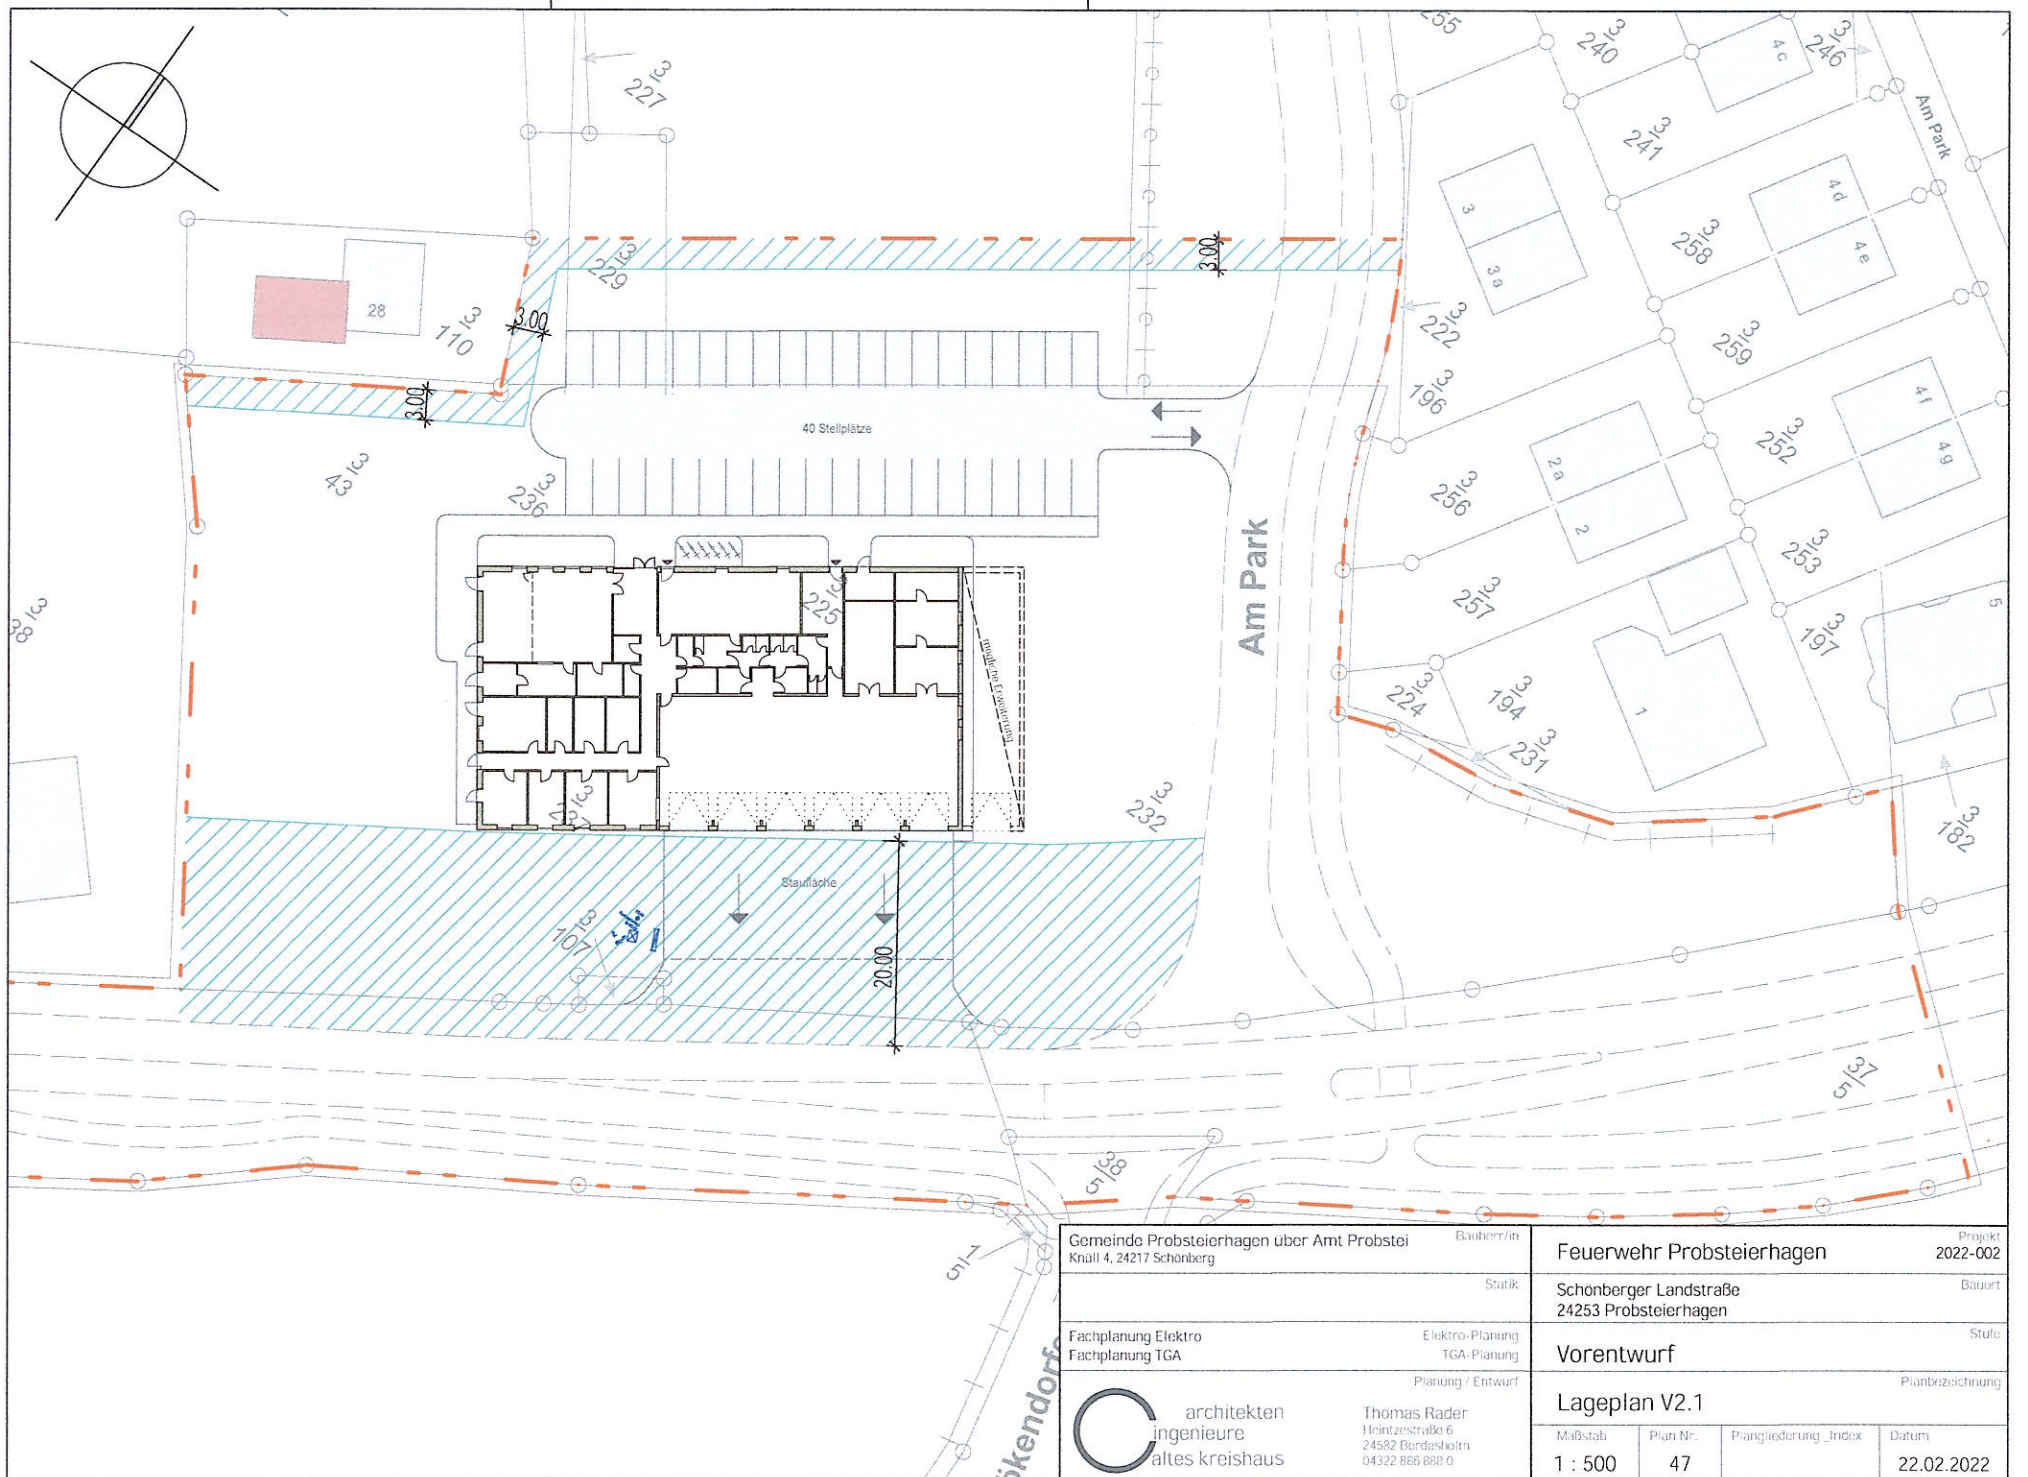

Gemeinde Probstzella über Amt Probstzella Knüll 4, 24217 Schönberg		Banken/in	Projekt 2022-002
		Struktur	Bauort
Fachplanung Elektro Fachplanung TGA		Elektro-Planung TGA-Planung	Stufe
Planung / Entwurf			Planbezeichnung
architekten ingenieure altes kreishaus		Thomas Rader Hainzstraße 6 24582 Bordesuhl 04322 866 888 0	Lageplan V2.1
Maßstab	Plan Nr.	Plangliederung_Index	Datum
1 : 500	47		22.02.2022


H/B = 297 / 420 (0.12m²)

Allplan 2017

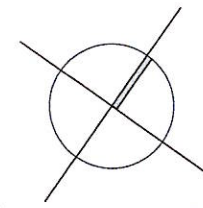

Gemeinde Probsteierhagen über Amt Probstei Knüll 4, 24217 Schonberg		Bauherr/in		Feuerwehr Probsteierhagen		Projekt 2022-002	
		Statik		Schonberger Landstraße 24253 Probsteierhagen		Bauort	
Fachplanung Elektro Fachplanung TGA		Elektro-Planung TGA-Planung		Vorentwurf		Stufe	
 architekten ingenieure altes kreisshaus		Planung / Entwurf Thomas Rader Hintzenstraße 6 24582 Bordesholm 04322 866 888 0		Grundriss EG V2.1			
				Maßstab	Plan Nr.	Plangliederung_Index	Datum
				1 : 200	48		22.02.2022


Allplan 2018

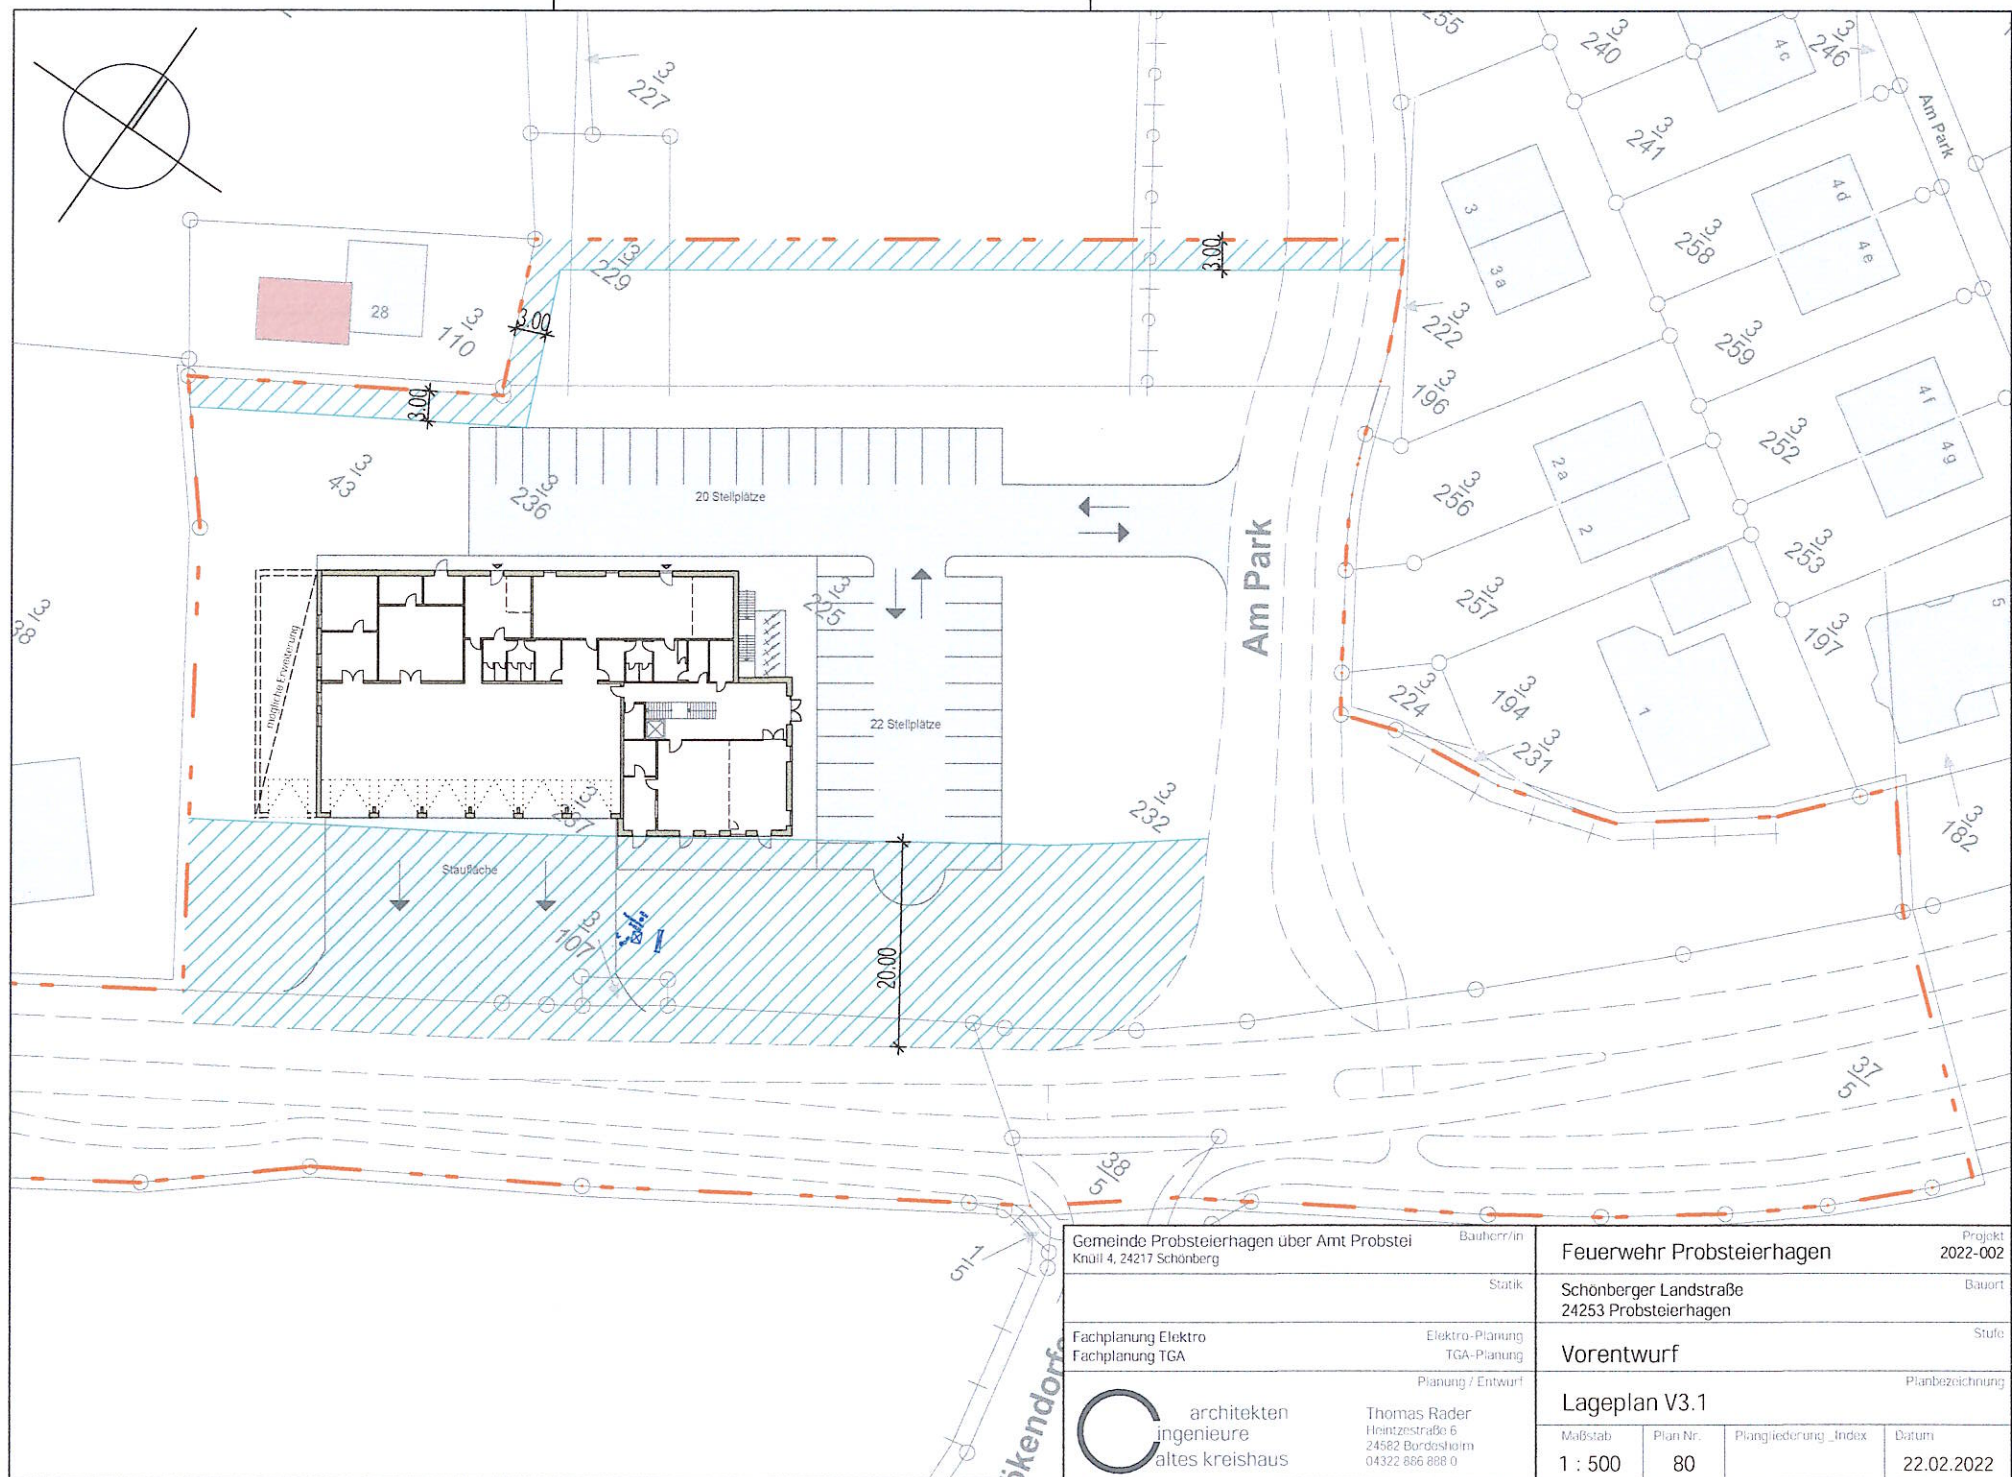

Gemeinde Probsteierhagen über Amt Probstei Knüll 4, 24217 Schönberg		Bauherr/in	Projekt 2022-002
		Stutik	Bauort
Fachplanung Elektro Fachplanung TGA		Elektro-Planung TGA-Planung	Stufe
		Planung / Entwurf	Planbezeichnung
architekten ingenieure altes kreishaus		Thomas Rader Heintzestraße 6 24582 Bordesholm 04322 886 888 0	Lageplan V3.1
Maßstab 1 : 500	Plan Nr. 80	Plangliederung_Index	Datum 22.02.2022

H/B = 297 / 420 (0.12m²)



Allplan 2017

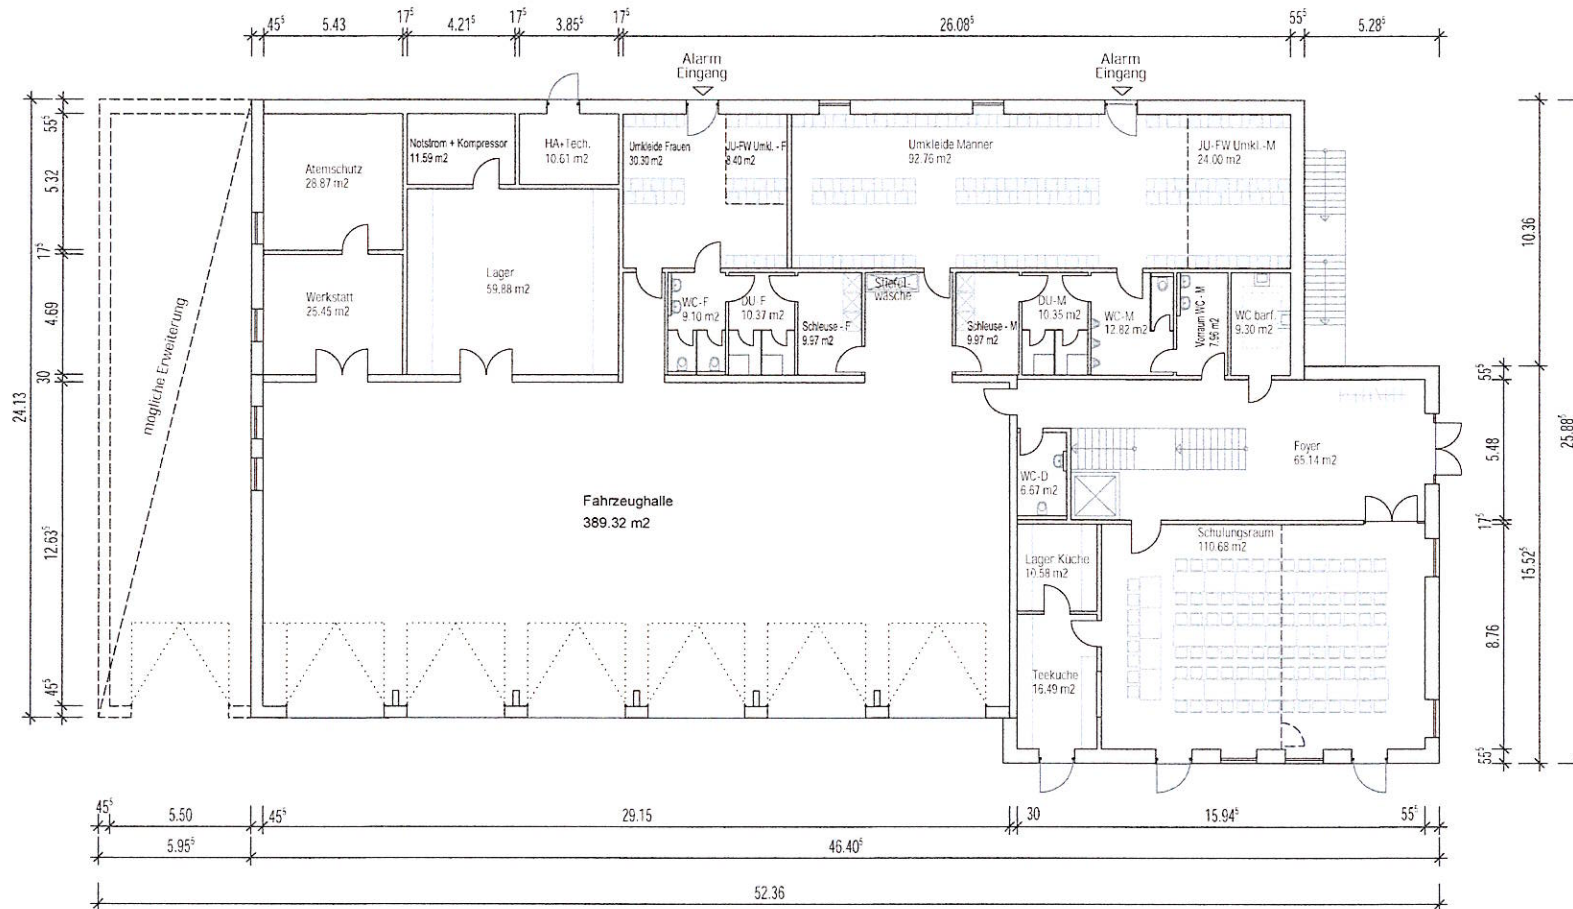

Gemeinde Probsteierhagen über Amt Probstei Knüll 4, 24217 Schönberg	Baubherr/in		Projekt 2022-002	
	Statik		Schönberger Landstraße 24253 Probsteierhagen	
Fachplanung Elektro Fachplanung TGA	Elektro-Planung TGA-Planung		Bauort	
	Planung / Entwurf		Stufe Vorentwurf	
 architekten ingenieure altes kreis haus	Thomas Rader Heintzstraße 6 24582 Bordesholm 04322 886 888 0		Planbezeichnung Grundriss EG V3.1	
	Maßstab 1 : 200	Plan Nr. 81	Plangliederung_Index	Datum 22.02.2022

H/B = 297 / 420 (0.12m²)


Allplan 2018

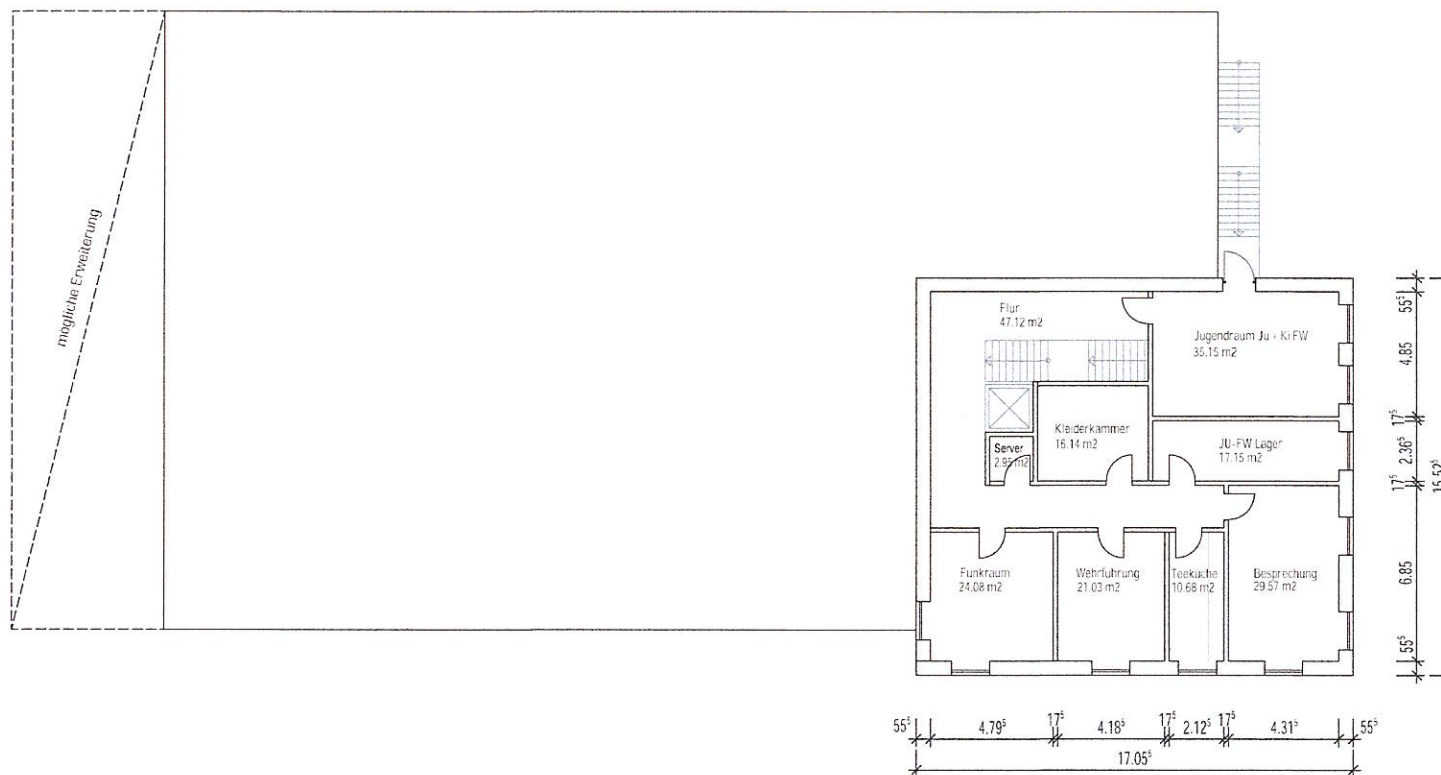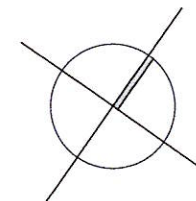

Gemeinde Probststeierhagen über Amt Probststei Knüll 4, 24217 Schönberg	Baueigentümer Feuerwehr Probststeierhagen Projekt 2022-002
Statik	Schönberger Landstraße 24253 Probststeierhagen Bauort
Fachplanung Elektro Fachplanung TGA	Elektro-Planung TGA-Planung Stufe Vorentwurf
 architekten ingenieure altes kreishaus Thomas Rader Hainzstraße 6 24582 Bordesheim 04322 886 888 0	Planung / Entwurf Grundriss 1. OG V3.1 Planbezeichnung Maßstab 1 : 200 Plan Nr. 82 Plangliederung_Index Datum 22.02.2022

H/B = 297 / 420 (0.12m²)


Allplan 2018

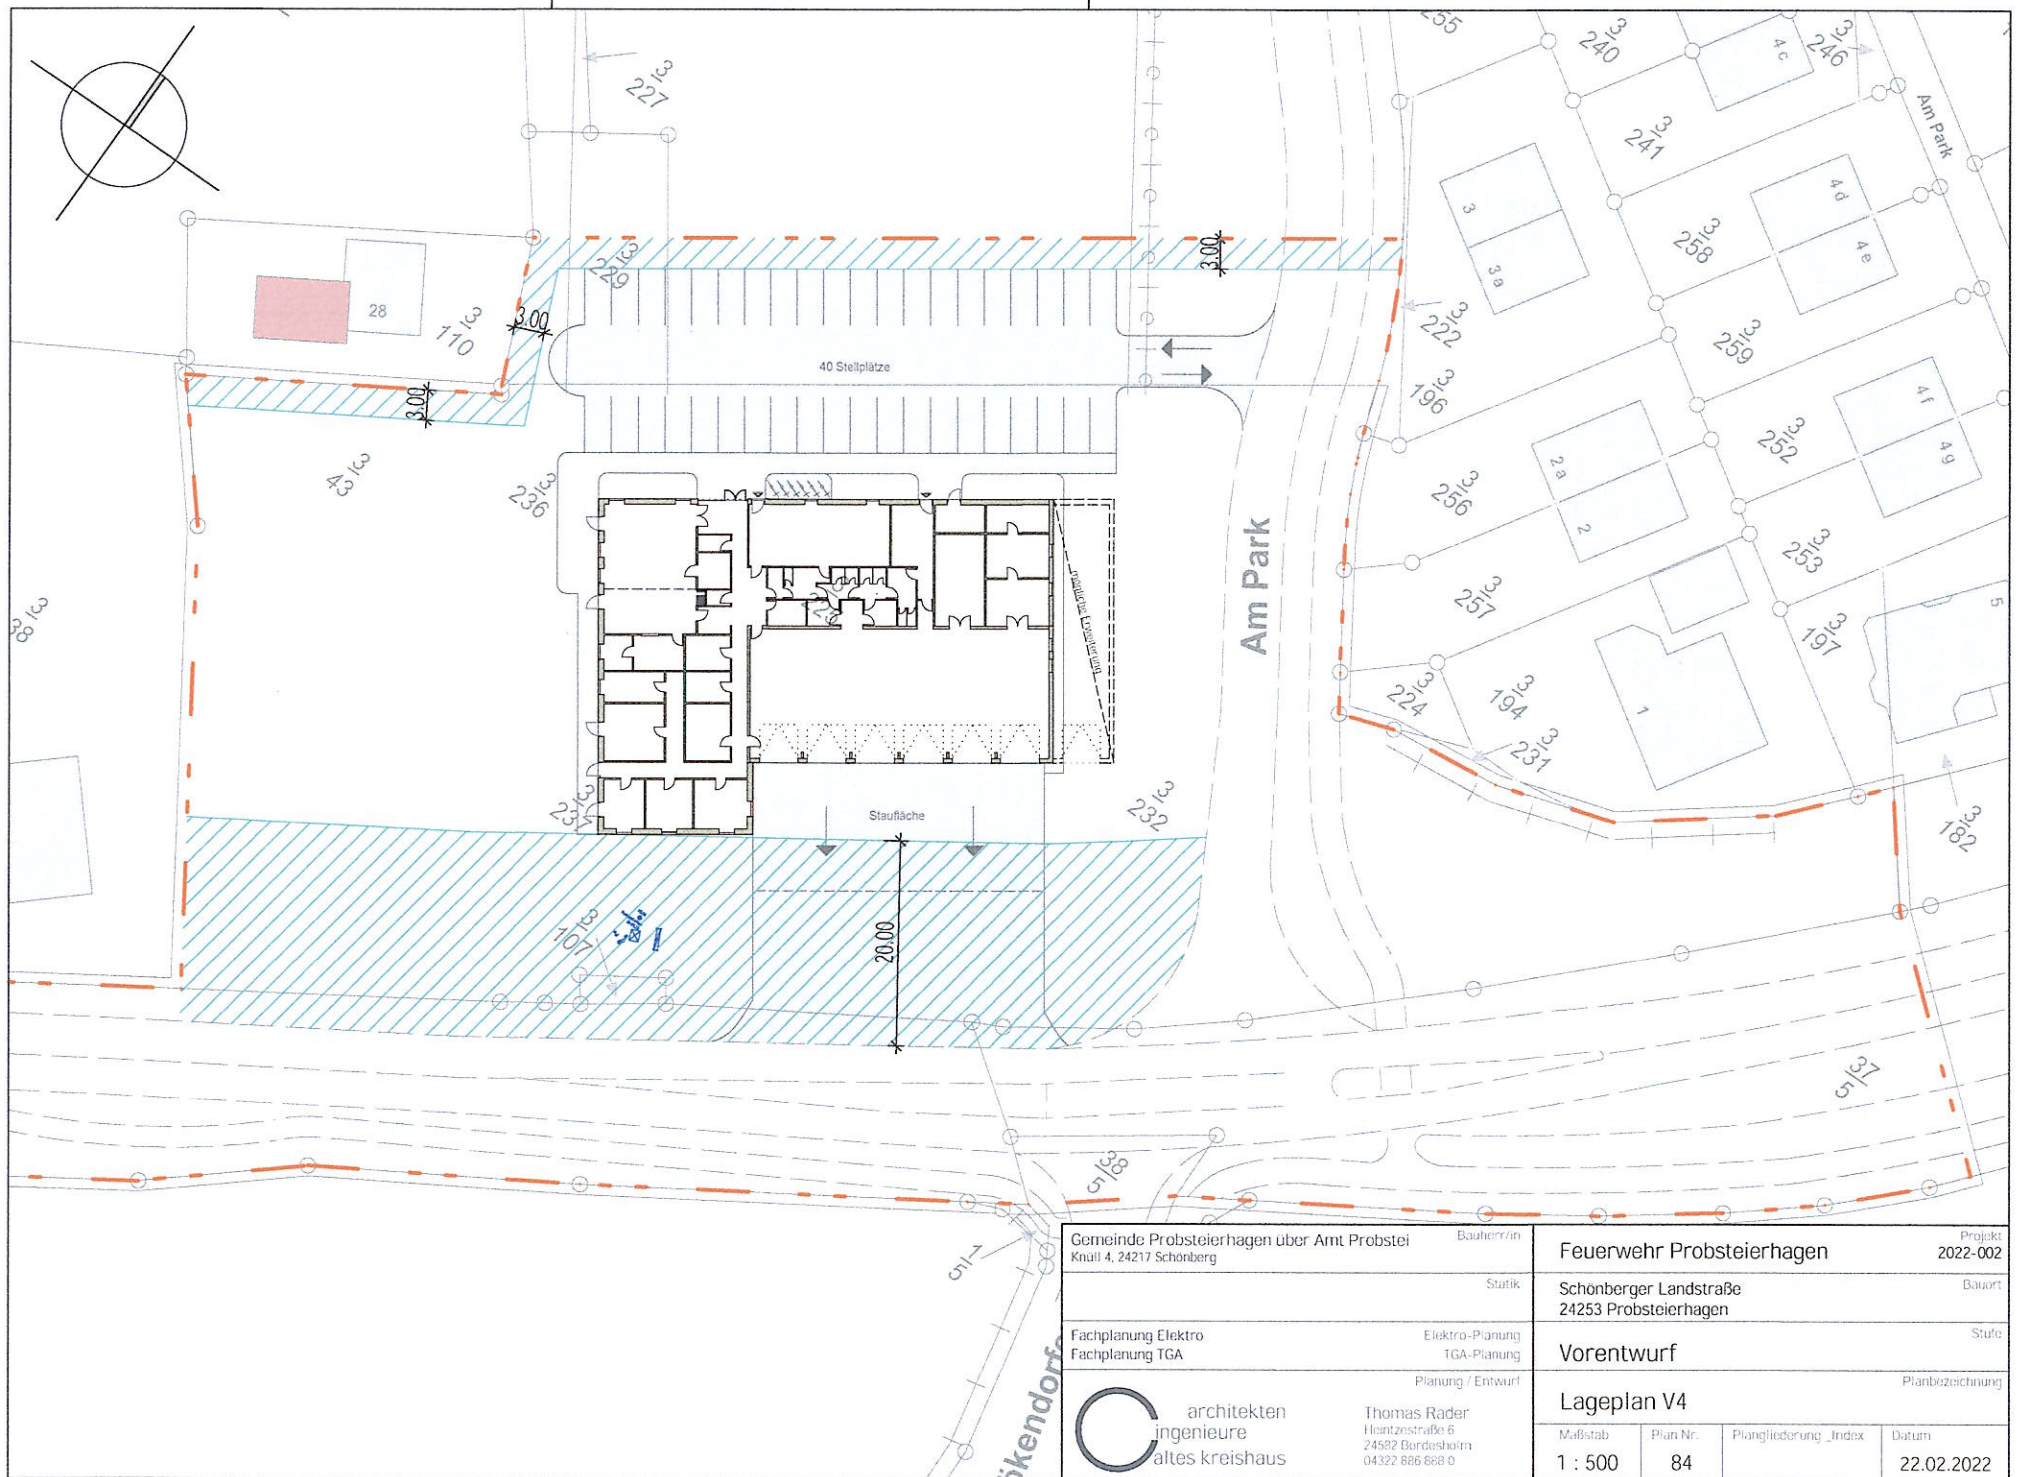

Gemeinde Probsteierhagen über Amt Probstei Knüll 4, 24217 Schönberg		Bauherr/in	Projekt 2022-002
		Stutik	Bauort
Fachplanung Elektro Fachplanung TGA		Elektro-Planung TGA-Planung	Stufe
		Planung / Entwurf	Planbezeichnung
architekten ingenieure altes kreishaus		Thomas Rader Heintzestraße 6 24582 Bordesdahl 04322 886 888 0	Lageplan V4
Maßstab 1 : 500	Plan Nr. 84	Plangliederung_Index	Datum 22.02.2022

H/B = 297 / 420 (0.12m²)

Allplan 2017

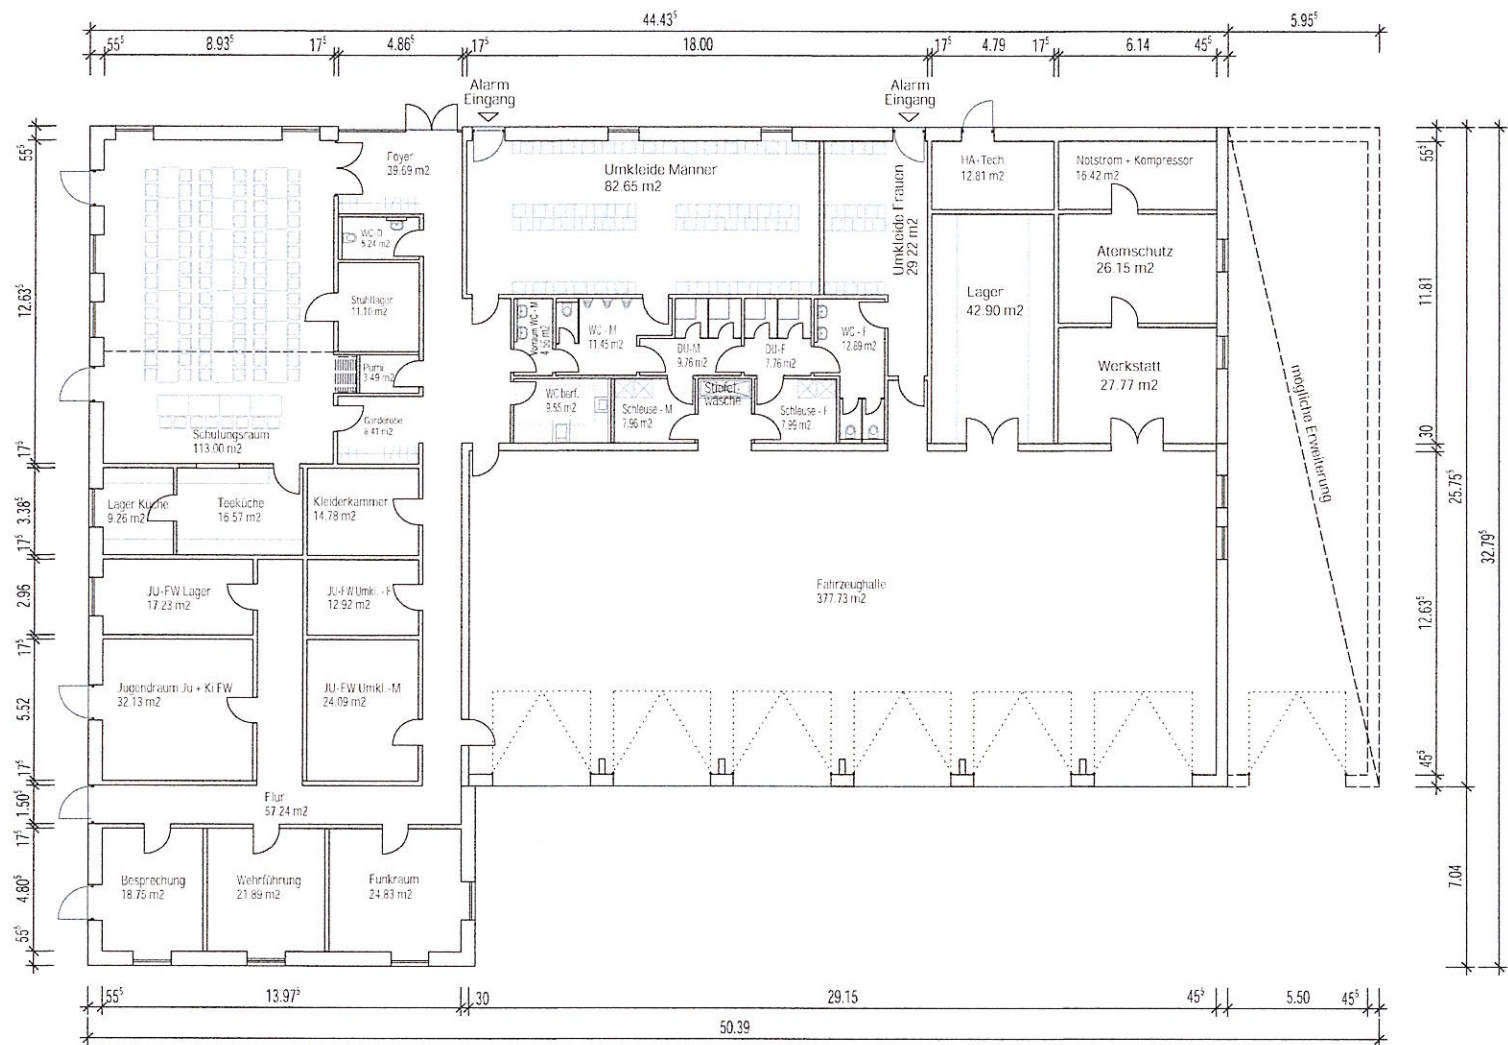

BGF = 1251 m²

Gemeinde Probstseierhagen über Amt Probstseierhagen Knüll 4, 24217 Schönberg		Baucherr/in		Feuerwehr Probstseierhagen		Projekt 2022-002	
		Statik		Schonberger Landstraße 24253 Probstseierhagen		Bauort	
Fachplanung Elektro Fachplanung TGA		Elektro-Planung TGA-Planung		Vorentwurf		Stufe	
 architekten ingenieure altes kreis haus		Planung / Entwurf Thomas Rader Hainzstraße 6 24582 Bordesholm 04322 886 888 0		Grundriss EG V4		Planbezeichnung	
				Maßstab 1 : 200	Plan Nr. 85	Plangliederung_Index	Datum 23.02.2022

H/B = 297 / 420 (0.12m²)

Allplan 2018